


PIANTA PIANO PRIMO a Q. + 3.30 - SCALA 1:100

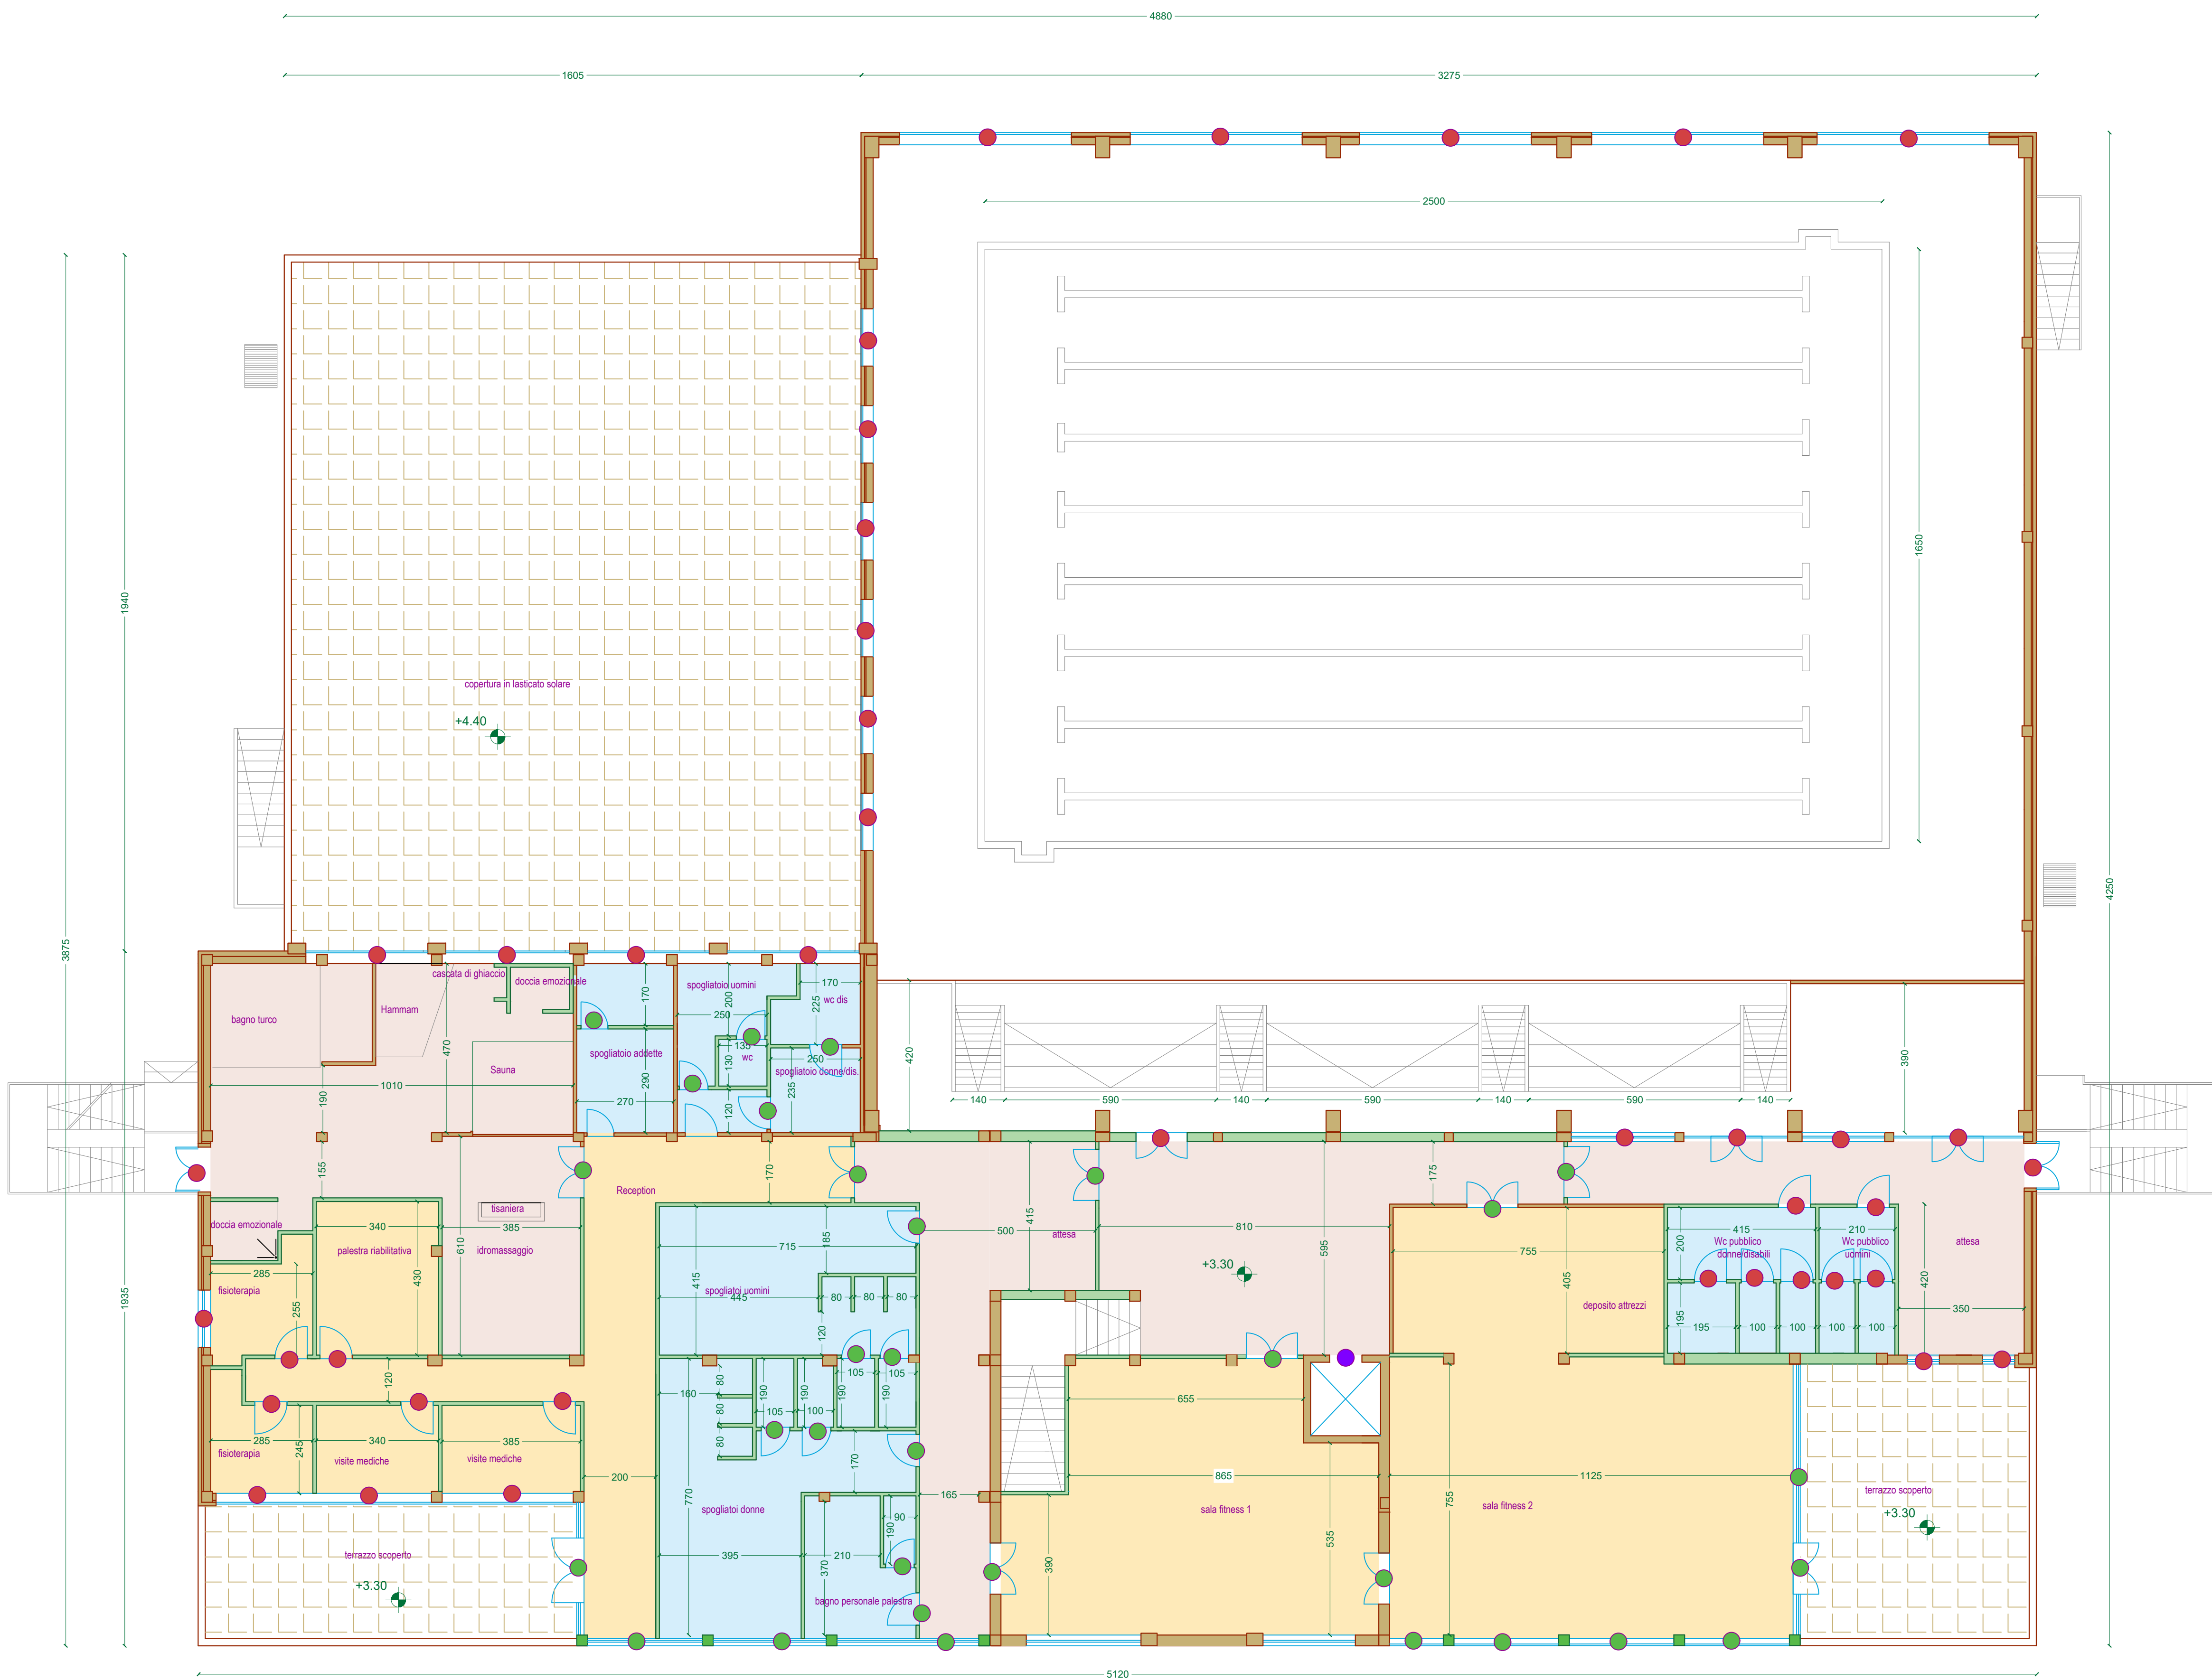

LEGENDA INTERVENTI EDILI

- Nuove pareti cartongesso o muratura
- Nuova pavimentazione in gres ceramico
- Nuova pavimentazione in laminato flottante
- Rifacimento bagni
- Porte ed infissi da sostituire e/o da revisionare
- Nuovi infissi
- Sostituzione porta ascensore



"PROCEDURA RISTRETTA PER L'AFFIDAMENTO IN CONCESSIONE PISCINA COMUNALE CON INTERVENTI DI MANUTENZIONE STRAORDINARIA DEGLI IMPIANTI TECNOLOGICI ED ANNESSE OPERE EDILI A CARICO DEL CONCESSIONARIO, INCLUSA PROGETTAZIONE ESECUTIVA"

PROGETTO ESECUTIVO

Aggiornamento a seguito di Delibera della Giunta Comunale N. 230 del 13/12/2019

CUP C64H16003290004 – CIG 737500704F

**EG.11
PROGETTO INTERVENTI: PIANTE PIANO PRIMO**

SCALA: 1:100
DATA: 10/02/2020

PROGETTISTA:
Ing. Marcello Antonio Congedi

IMPRESA ESECUTRICE:

ALFA IMPIANTI S.R.L.
S.S. 101 Km 22,445
GALATONE (LE)
P.I. 02665960759

ALFA IMPIANTI s.r.l.
S.S. 101 km 22,245 - GALATONE (LE)
Iscr. Reg. Impr. LE N. 02665960759
Iscr. REA N. 174092
Cap. Soc. I.V. 1.600.000,00

